


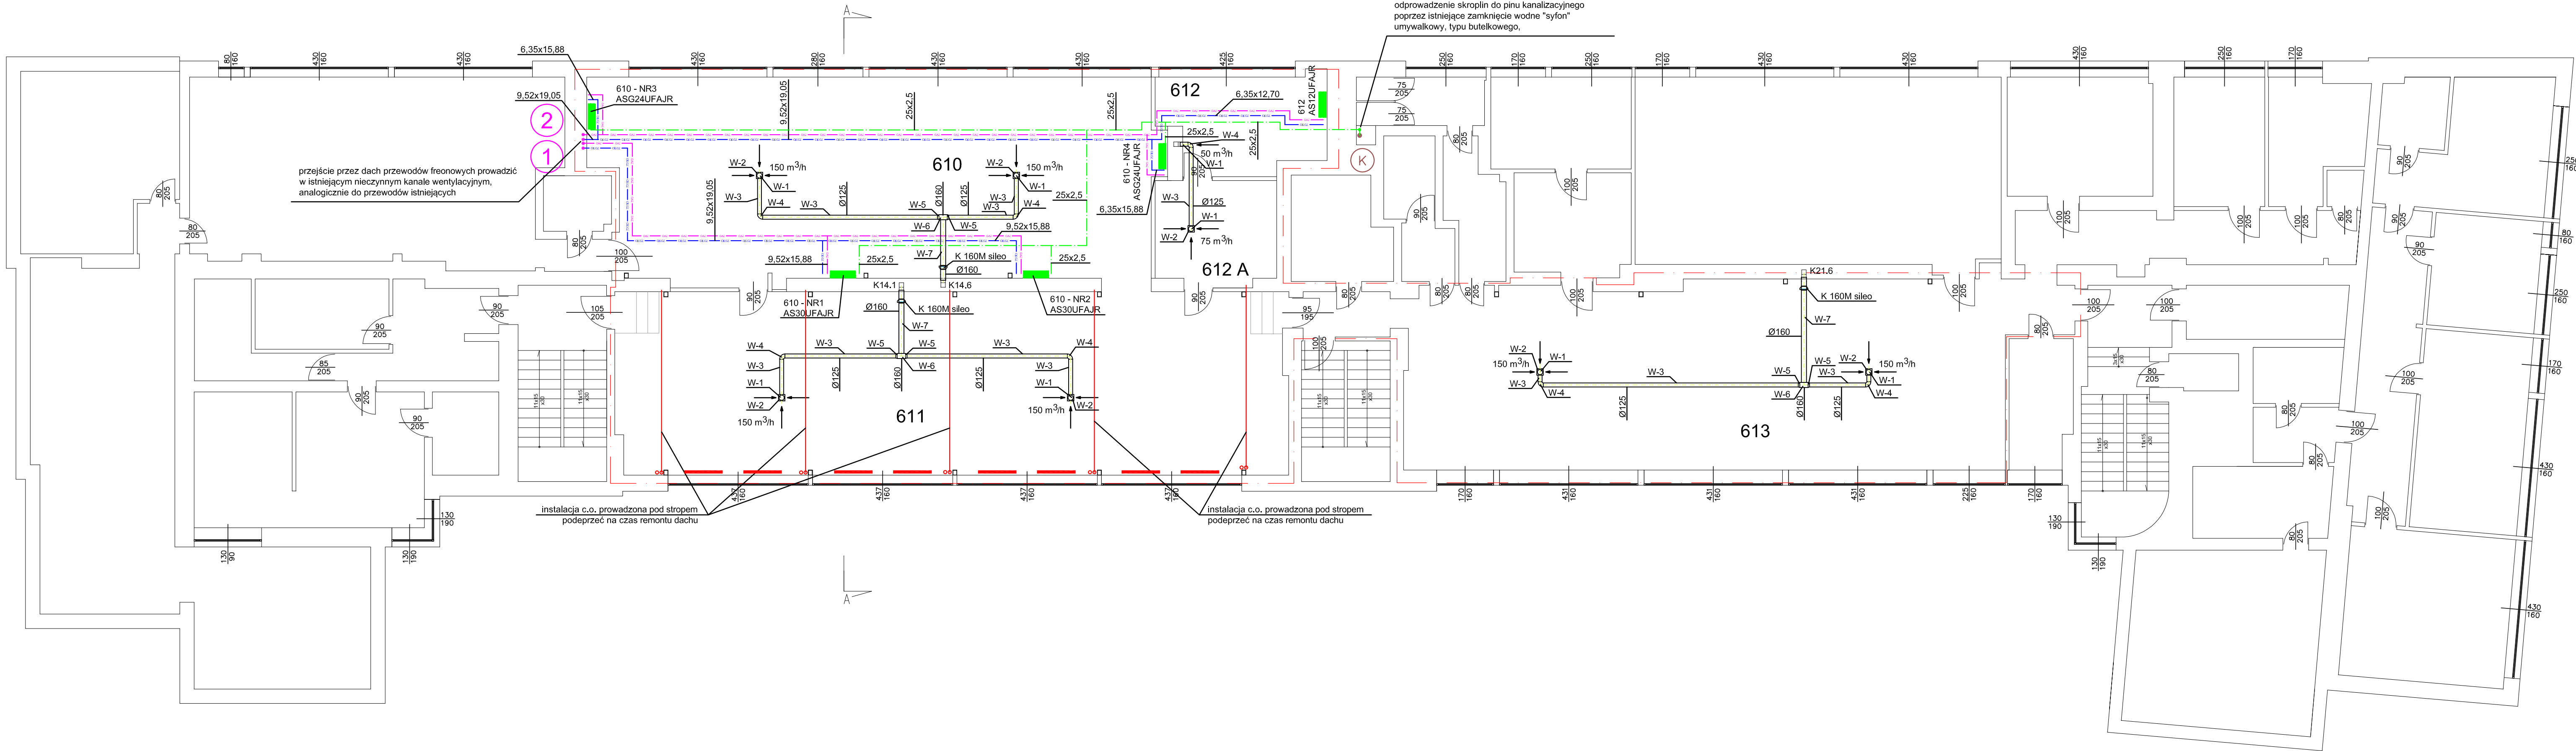

ZAKRES PRAC:

POMIESZCZENIE NR 612

- Wymienić stopiony zawór wywiewny Ø160 montowany bezpośrednio na kanale wentylacji grawitacyjnej wspomaganej wentylatorem dachowym np. EXCa Swegon.
- Wymienić instalację freonową do klimatyzatora ściennego, przeprowadzić przez pomieszczenie instalację odprowadzenia skroplin.
- Zamontować klimatyzator ścienny systemu VRF, (parametry w części opisowej opracowania), pompkę skroplin.
- Zamontować kanały wentylacji mechanicznej wywiewnej obsługujące pomieszczenie 612A

POMIESZCZENIE NR 612A

- Zamontować kanały wentylacji mechanicznej wywiewnej obsługujące pomieszczenie 612A
- Zamontować zawór wywiewny montowany w skrzynce wydługowej Ø160 np. EXCa Swegon.

POMIESZCZENIE NR 611

- Zamontować kanały wentylacji mechanicznej wywiewnej obsługujące pomieszczenie 611
- Zamontować zawory wywiewne montowane w skrzynkach wydługowych Ø160 np. EXCa Swegon.
- Zamontować wentylator kanałowy okrągły Ø160 np. K160 M Sileo Systemair.
- Zabezpieczyć antykorozyjnie instalację centralnego ogrzewania, zabezpieczenie uszkodzone podczas pożaru.
- Zaizolować cieplnie przewody stalowe instalacji centralnego ogrzewania, izolacja uszkodzona podczas pożaru.

POMIESZCZENIE NR 610

- Zamontować kanały wentylacji mechanicznej wywiewnej obsługujące pomieszczenie 610
- Zamontować zawory wywiewne montowane w skrzynkach wydługowych Ø160 np. EXCa Swegon.
- Zamontować wentylator kanałowy okrągły Ø160 np. K160 M Sileo Systemair.
- Wymienić instalację freonową do klimatyzatorów ściennych, przeprowadzić przez pomieszczenie instalację odprowadzenia skroplin.
- Zamontować klimatyzatory ścienne systemu VRF, (parametry w części opisowej opracowania), pompki skroplin.

POMIESZCZENIE NR 613

- Zamontować kanały wentylacji mechanicznej wywiewnej obsługujące pomieszczenie 613
- Zamontować zawory wywiewne montowane w skrzynkach wydługowych Ø160 np. EXCa Swegon.
- Zamontować wentylator kanałowy okrągły Ø160 np. K160 M Sileo Systemair.

UWAGA:

Remontowane instalacje wentylacji i klimatyzacji prowadzić w przestrzeni pustki powietrznej podwieszanego sufitu
Montaż instalacji do konstrukcji nośnej ułożonej krzyżowo z profili CD 60, poniżej warstwy docieplającej z wełny mineralnej
Po zamontowaniu wentylacji należy ustawić projektowane wydajności zgodnie z wydatkami podanymi na rysunkach

Oznaczenia:

9.52x19.05 - przewody instalacji freonowej cieczowej i gazowej z miedzi chłodniczej

2 - piony instalacji freonowej cieczowej i gazowej z miedzi chłodniczej

- Jednostka klimatyzacyjna wewnętrzna, ścienna

AS30UFAJR - typ, wielkość

K - pion kanalizacyjny istniejący

25x2,5 - przewód skroplin z polipropyleny PN10 25x2,3 np. system Bor Plus firmy Wavin spadek 0,5% w kierunku odpływu.

Wentylacja mechaniczna wywiewna wspomagająca zbiorczą wentylatory dachowe:

K 160M sileo - wentylator kanałowy do kanałów okrągłych np. Systemair

Ø160 - kanał wentylacyjny okrągły stalowy ocynkowany typu SPIRO

- zawór wywiewny stożkowy metalowy Ø160 np. EXCa Swegon

K 14.6 - numer porządkowy wykorzystanego szachtu 14-nr komina, 6-nr szachtu zgodnie z projektem podstawowym instalacji wentylacji mechanicznej

∞ - istniejące piony instalacji centralnego ogrzewania z rur stalowych

- grzejnik istniejący, żeliwny ocynowany do malowania

Mazowiecki			Remont pomieszczeń VI piętra w budynku Prokuratury Okręgowej przy ul. Chocimskiej 28 w Warszawie		
Inwestor			Prokuratura Okręgowa w Warszawie ul. Chocimskiej 28, 00-791 Warszawa		
Generálny Projektant			STUDIO BUDOWLANE "UNITY" S.C. ul. Kędzierskiego 2/66, Warszawa		
Projektant	Inż. Jarosław Chmiel	MAZ/0428/PWOS/12			
Sprawdzający	mgr Inż. Edyta Langner	MAZ/0184/POOS/06			
Tytuł rysunku:			Rzut VI piętra WENTYLACJA MECHANICZNA, KLIMATYZACJA		
Data: kwiecień 2015 r.		skala 1:100	Rys. nr: 1		